


MAÎTRISE D'OUVRAGE : Commune de Mirebeau Place de la République - 86110 MIREBEAU Tél. 05 49 50 40 53 E mail : mirebeau@cg86.fr	PROJET : MISSION DE MAITRISE D'ŒUVRE POUR LES TRAVAUX SUR SUR L'ÉGLISE SAINT-ANDRÉ	MAÎTRISE D'ŒUVRE : Frédérique IVANES Architecte d.p.l.g. urbaniste Le Moulin Vert - 1, rue de Pitachon - 86110 AMBERRE Tél. 05 49 50 44 23 - 06 82 02 32 97 E mail : fredivanes@free.fr Site : www.architectes.org/fredériqueivanès	E3F INGENIERIE FLUIDES 1, rue des métiers - le Clos de l'Ormeau St Georges les Baillargeaux - 86135 JAUNAY-CLAN CEDEX Tel : 05 49 62 02 02 E-mail : administratif@e3f.fr - technique@e3f.fr	DATE : 22 SEPTEMBRE 2014 PLAN PROJET SECURITE ET IMPLANTATION SPECTACLES Scenario 2 - scène côté narthex	ECHELLE : 1/125ème DCE-PRO
---	---	---	--	---	---

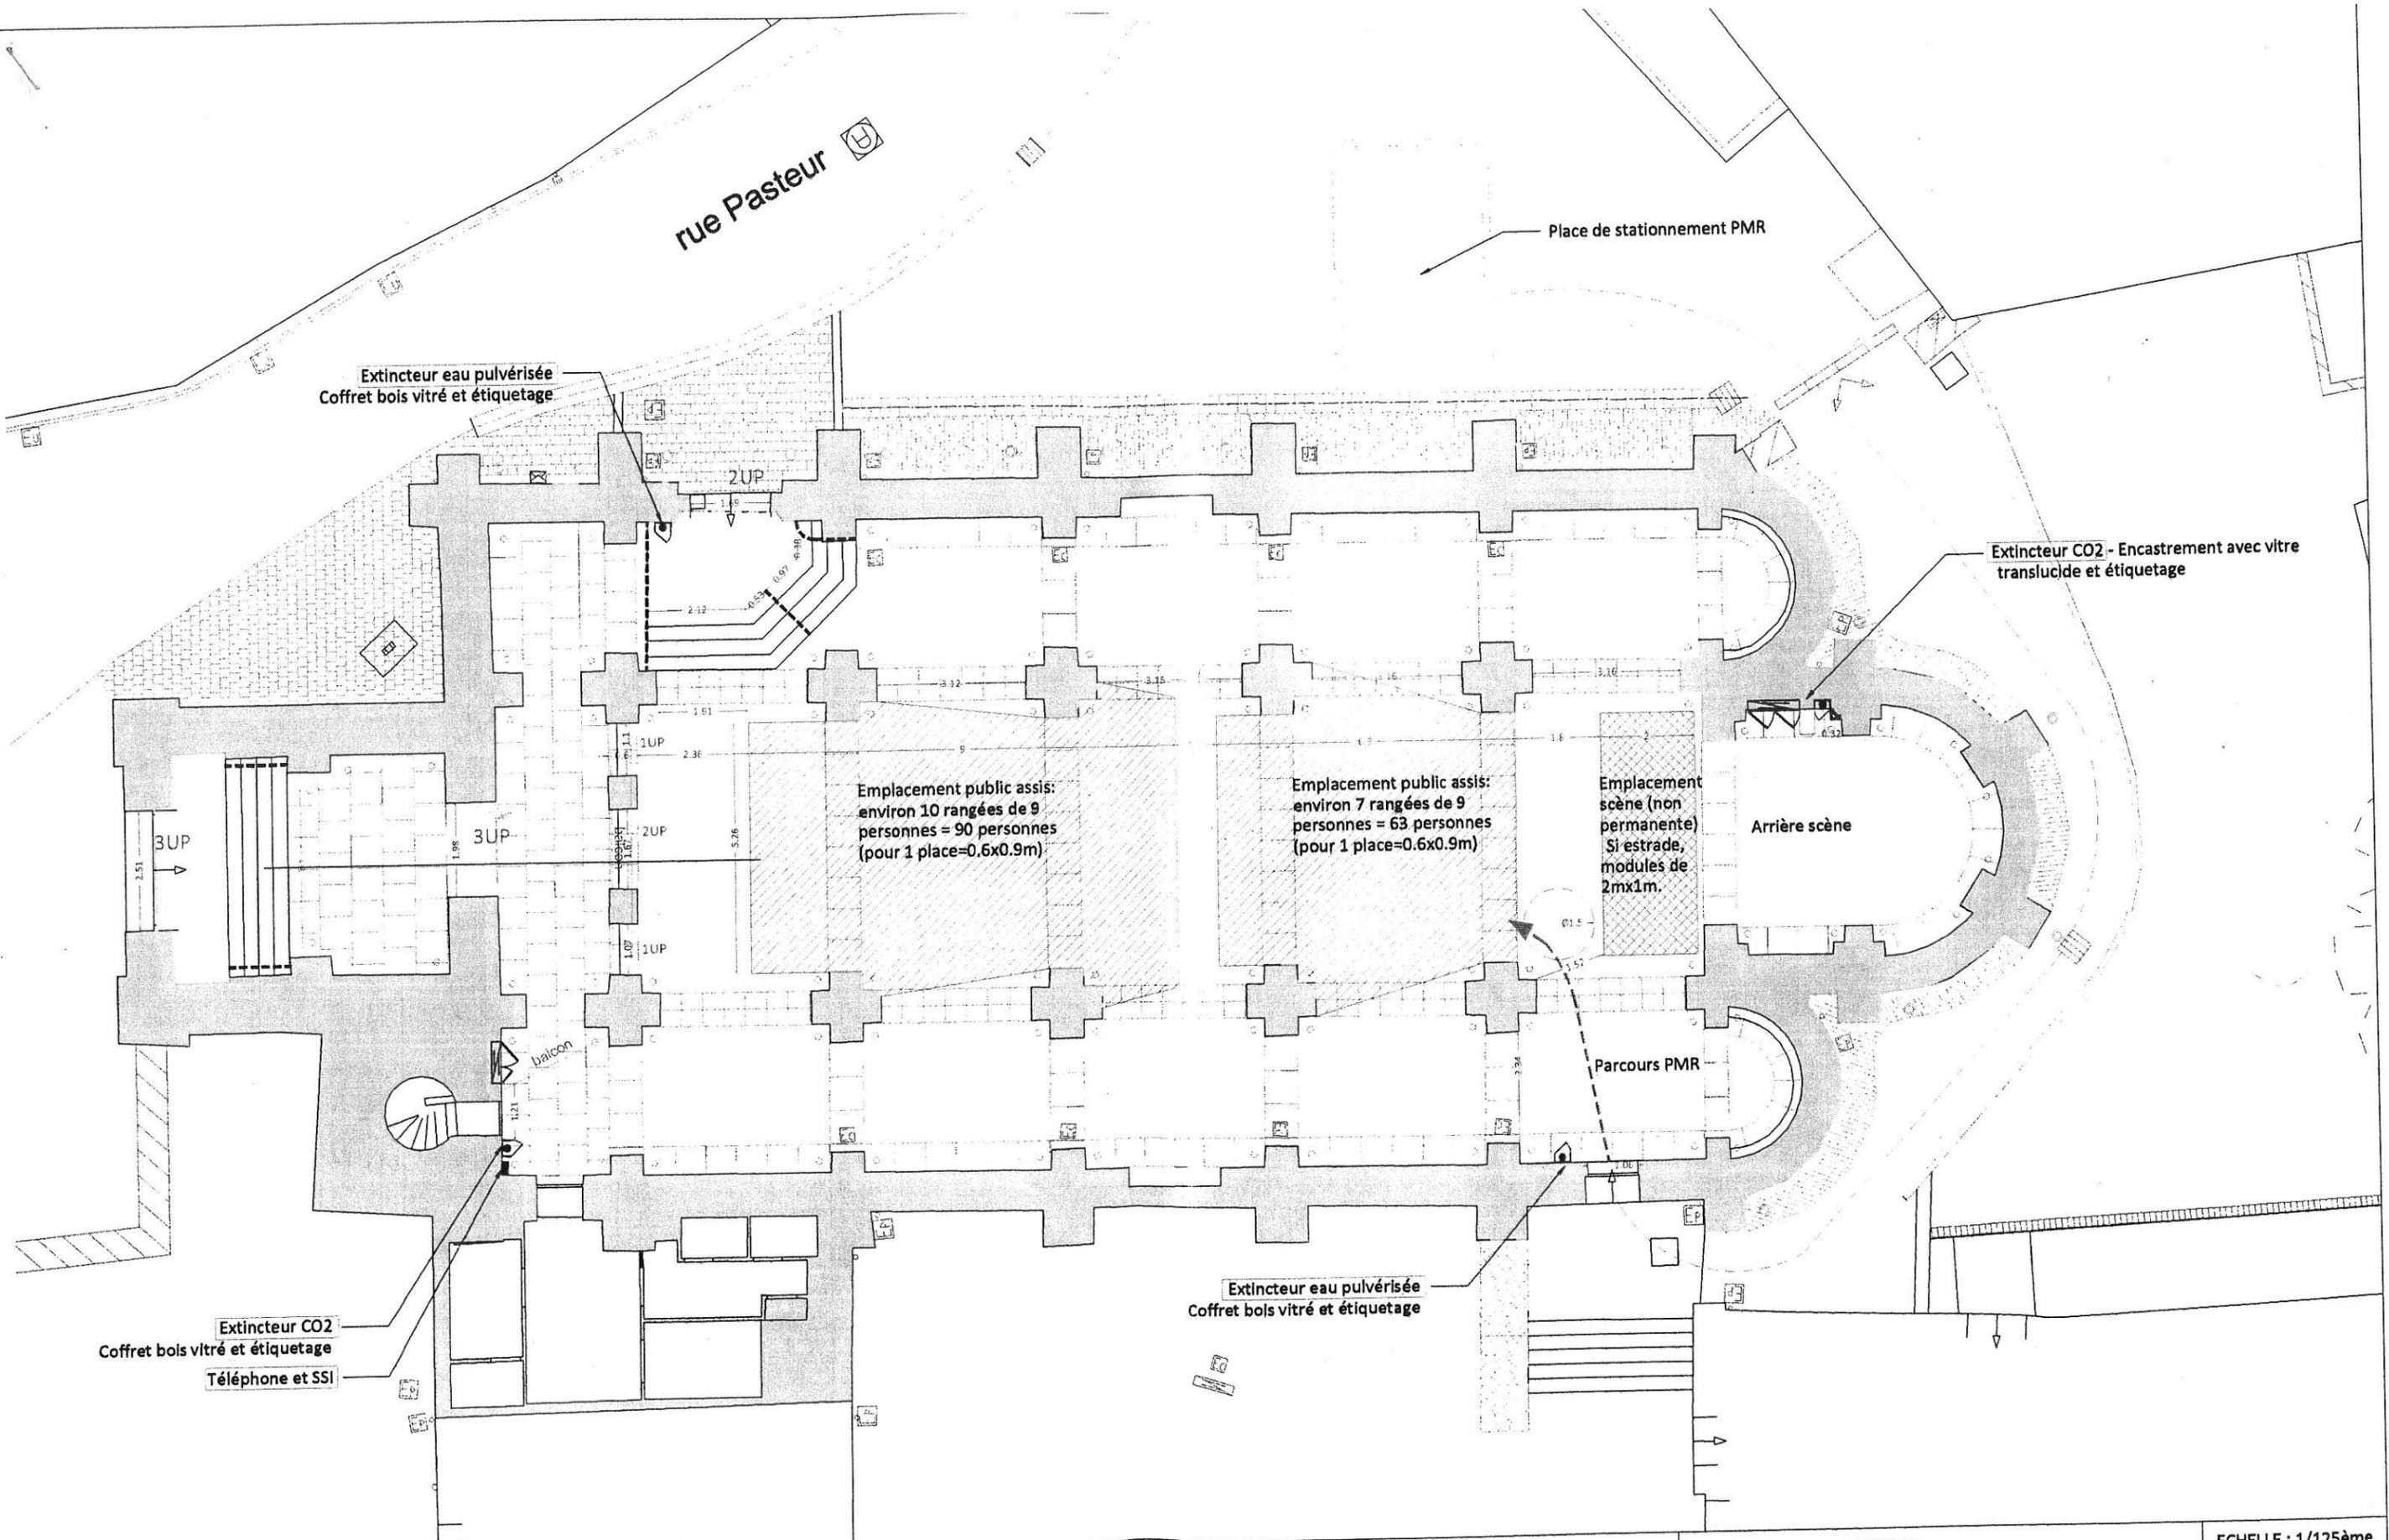

MAÎTRISE D'OUVRAGE :
 Commune de Mirebeau
 Place de la République - 86110 MIREBEAU
 Tél. 05 49 50 40 53
 E mail : mirebeau@cg86.fr

PROJET :
 MISSION DE MAITRISE D'ŒUVRE POUR
 LES TRAVAUX SUR SUR L'EGLISE SAINT-ANDRE

MAÎTRISE D'ŒUVRE :
 Frédérique IVANES Architecte d.p.l.g. urbaniste
 Le Moulin Vert - 1, rue de Pitachon - 86110 AMBERRE
 Tél. 05 49 50 44 23 - 06 82 02 32 97
 E mail : fredlvanes@free.fr
 Site : www.architectes.org/frederiqueivanes

E3F INGENIERIE FLUIDES
 1, rue des métiers - le Clos de l'Ormeau
 St Georges les Baillargeaux - 86135 JAUNAY-CLAN CEDEX
 Tel : 05 49 62 02 02
 E-mail : administratif@e3f.fr - technique@e3f.fr

DATE : 22 SEPTEMBRE 2014 ECHELLE : 1/125ème

**PLAN PROJET SECURITE ET
 IMPLANTATION SPECTACLES
 Scenario 1 - scène côté chœur**

DCE-PRO

rue Pasteur

Extincteur eau pulvérisée
Coffret bois vitré et étiquetage

Extincteur CO2 - Encastrement avec vitre
translucide et étiquetage

Emplacement public assis (environ 27 rangées de 3 personnes = 81 personnes)

Emplacement
scène (non
construite)


Emplacement public assis (environ 27 rangées de 3 personnes = 81 personnes)

Parcours PMR

Extincteur CO2
Coffret bois vitré et étiquetage
Téléphone et SSI

Extincteur eau pulvérisée
Coffret bois vitré et étiquetage

<p>MAÎTRISE D'OUVRAGE :</p>	<p>PROJET :</p>	<p>MAÎTRISE D'OEUVRE :</p>	<p>DATE : 18 SEPTEMBRE 2014</p>	<p>ECHELLE : 1/125ème</p>
<p>Commune de Mirebeau Place de la République - 86110 MIREBEAU Tél. 05 49 50 40 53 E mail : mirebeau@cg86.fr</p>	<p>MISSION DE MAITRISE D'ŒUVRE POUR LES TRAVAUX SUR SUR L'ÉGLISE SAINT-ANDRE</p>	<p>Frédérique IVANES Architecte d.p.l.g. urbaniste Le Moulin Vert - 1, rue de Pitachon - 86110 AMBERRE Tél. 05 49 50 44 23 - 06 82 02 32 97 E mail : fredivanes@free.fr Site : www.architectes.org/fredériqueivanes</p>	<p>E3F INGENIERIE FLUIDES 1, rue des métiers - le Clos de l'Ormeau St Georges les Ballargeaux - 86135 JAUNAY-CLAN CEDEX Tel : 05 49 62 02 02 E-mail : administratif@e3f.fr - technique@e3f.fr</p>	<p>PLAN PROJET SECURITE ET IMPLANTATION SPECTACLES DCE-PRO</p>

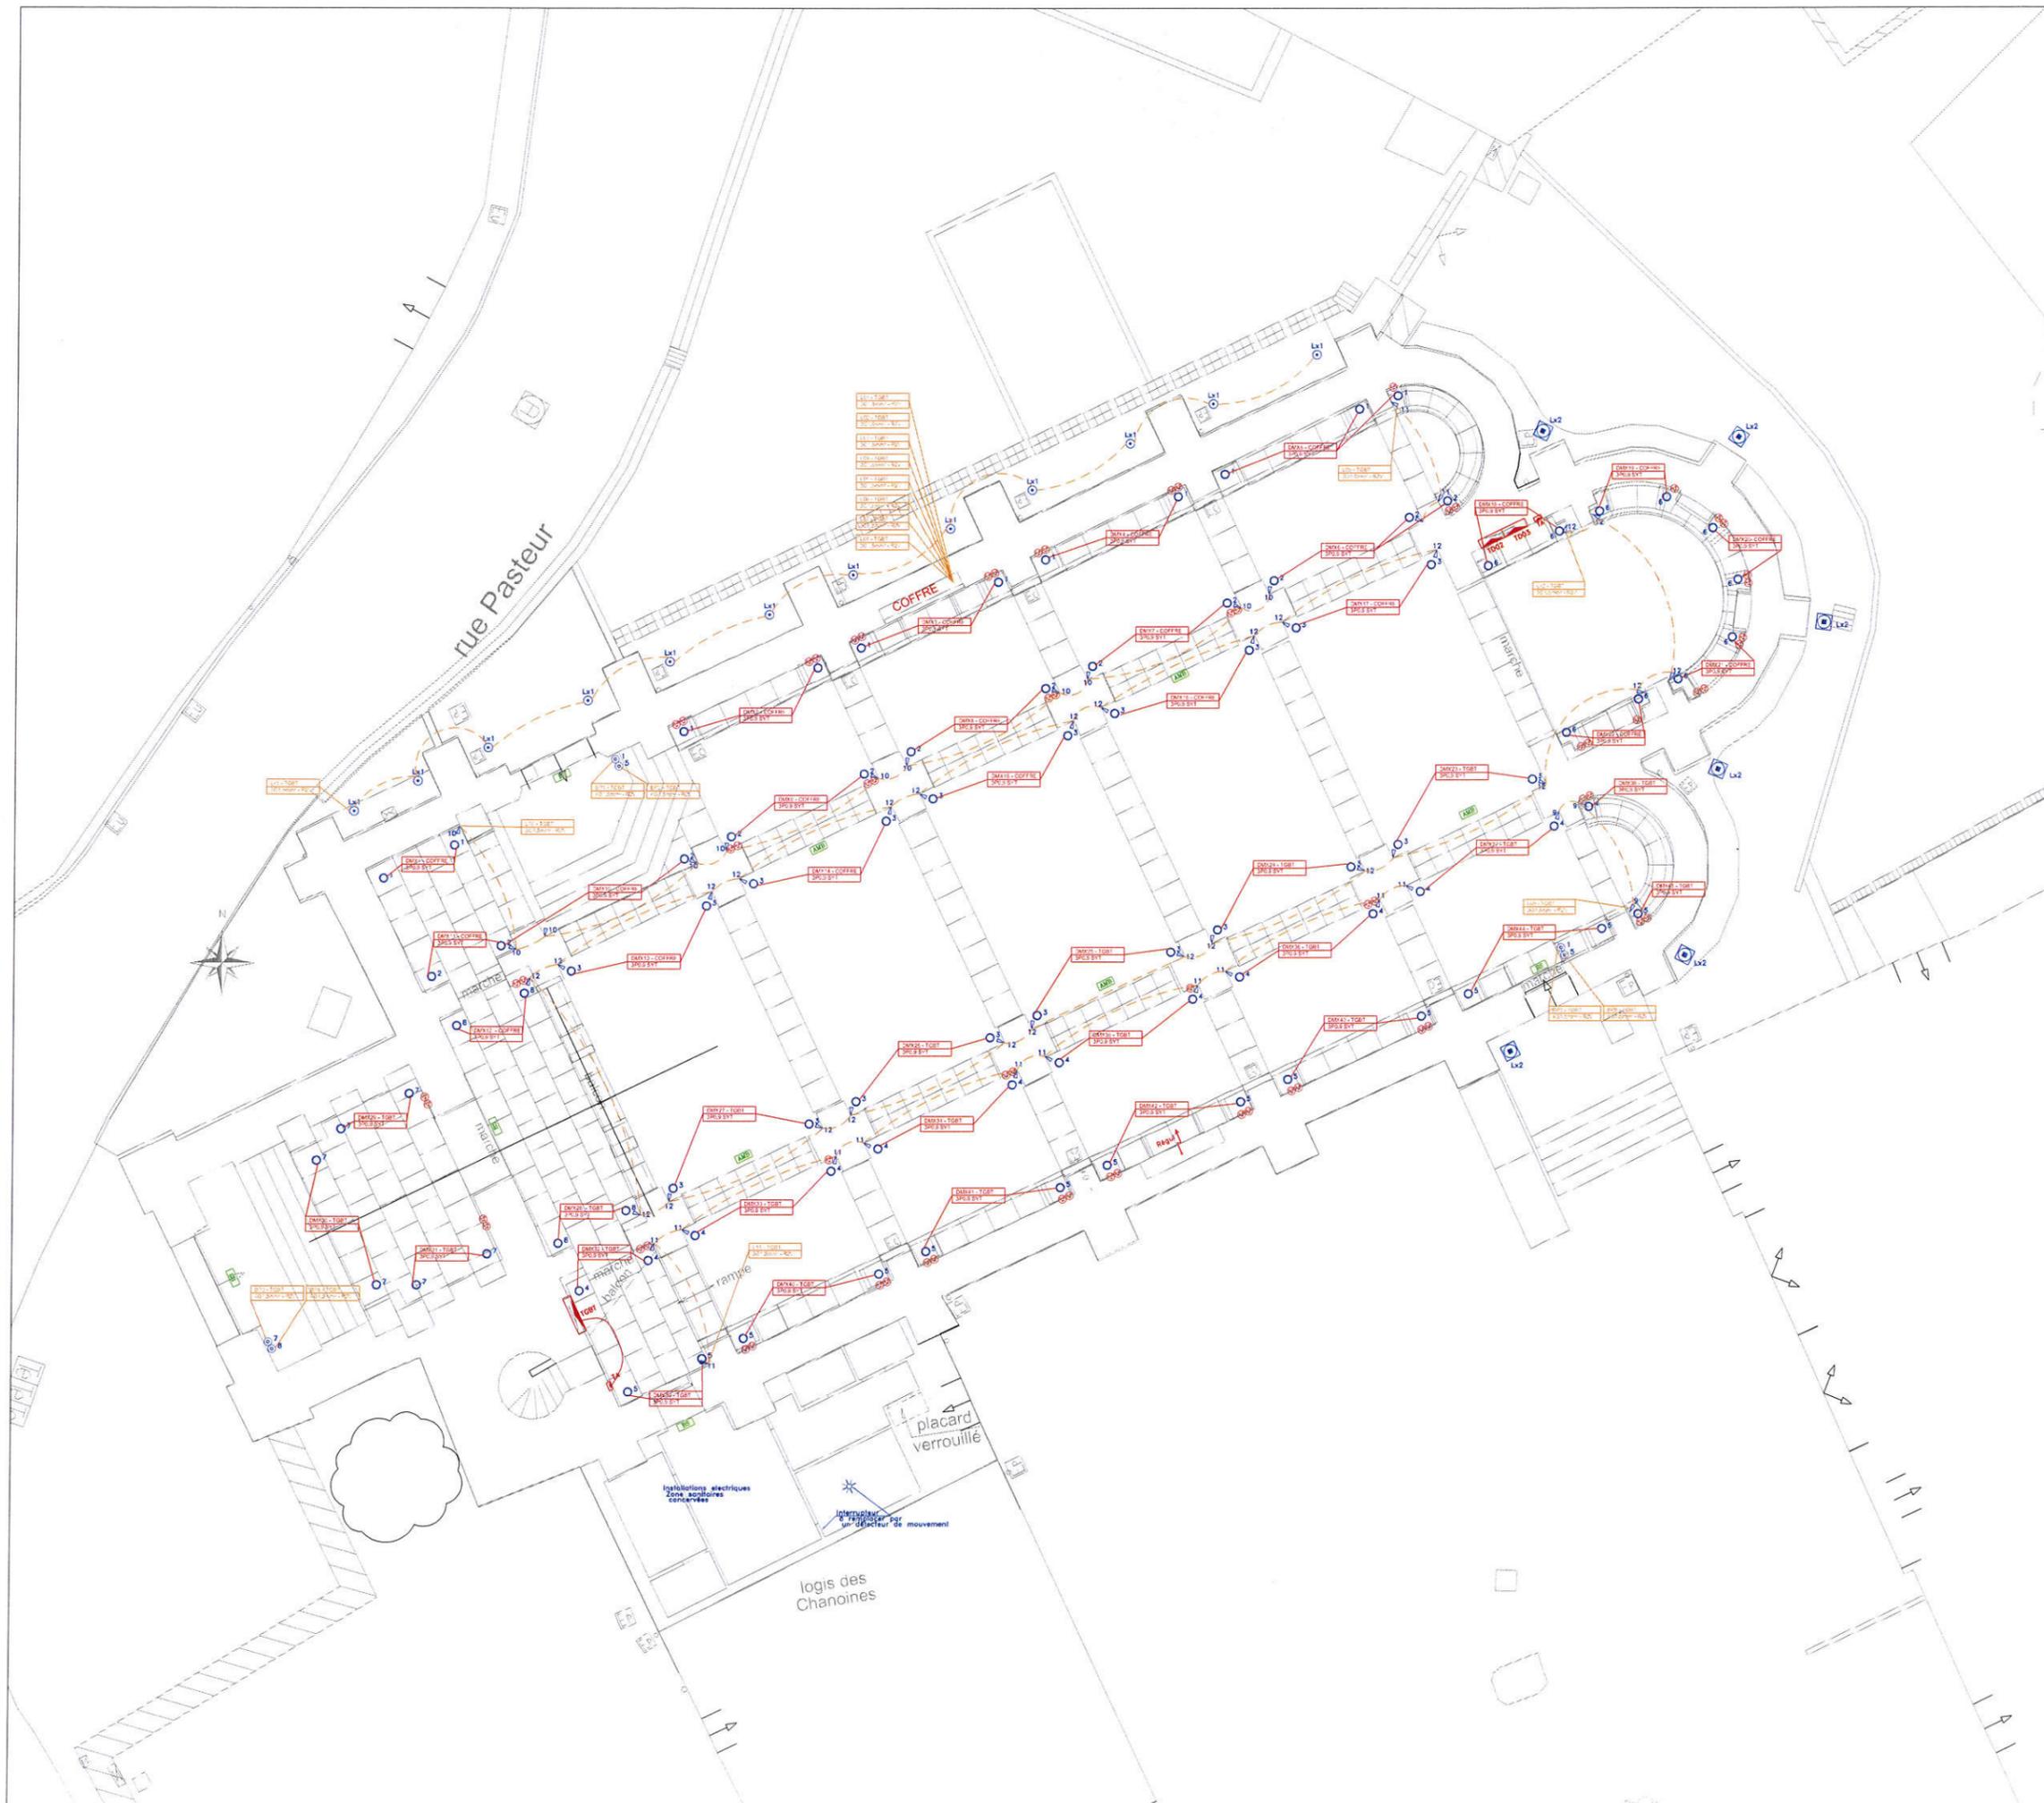

NOMENCLATURE	
SYMBÔLE	DESIGNATION
	TABLEAU ELECTRIQUE
	ENCASTRE DE SOL LED - INGROUND SHORT 180 REF: 08850 - ARCLUCE ou Equivalent OU EQUIVALENT REPERE A
	PROJECTEUR LED 15W REF: 88550 - ARCLUCE ou Equivalent OU EQUIVALENT REPERE B
	ENCASTRE DE SOL LED RGB - INGROUND SHORT 180 REF: 27750 - ARCLUCE ou Equivalent OU EQUIVALENT REPERE C
	ENCASTRE DE SOL EXTERIEUR REF: Existant non modifier OU EQUIVALENT REPERE
	DETECTEUR DE MOUVEMENT 360°
	BOUTON POUSSOIR LUMINEUX
	PC 2P+T 16 A (Existant)
	PC double 2P+T 16 A (Existant)
	BLOC D'EVACUATION 80m / 1h (Existant)
	BLOC ANTI-PANIQUE 360m / 1h (Existant)
	BLOC AUTONOME PORTATIF 100m / 1h
	CENTRALE D'ALARME INCENDIE TYPE 1
	DISPOSITIF SONORE NON AUTONOME
	DECLENCHEUR MANUEL
	AVERTISSEUR LUMINEUX AUTONOME D'ALARME INCENDIE
	DETECTEUR DE FUMEE
	DETECTEUR LINEAIRE
	COLONNE ACOUSTIQUE (BASE Et En Prestation supplémentaire Eventuelle)
	CAISSON DE BASSE
	BAIE SONO sur roulette

COMMUNE DE MIREBEAU
1, place de la République
86110 MIREBEAU

AMENAGEMENT
DE L'ÉGLISE DE SAINT ANDRÉ

IMPLANTATION COURANTS FORTS

LOT N°: 6 - ELECTRICITE

Maitre d'ouvrage Commune de Mirebeau 1, Place de la République 86200 SAINT-BENOIT	Architecte Frédérique EVANES Architecte Urbainiste 1, Rue du PITTACHON 86110 ANBERRIE	EL01
Maitre d'œuvre 1, Rue des Moines Le clos de Forme Saint-Georges-la-Majourie 86135 JALUINAY-CLAN		

Dossier des Ouvrages Exécutés
 Création du Projet
 AUCUNE COTE NE SERA PRISE A L'ÉCHELLE SUR CE PLAN - LES ENTREPRISES SE REPERERONT AUX PLANS ARCHITECTE

Date: 26/06/2015	Dessiné: 53476
Date: 10/03/2015	Date: 1500
Échelle: A3	Échelle: A3
Entreprise: A.P.	Entreprise: A.P.

EIFFAGE ENERGIE
 POITOU-CHARENTES
 21 rue de la République
 BP 1027 - 86060 POITERS CEDEX 9
 TEL : 05 49 38 42 00 - FAX : 05 49 47 85 20



NOMENCLATURE	
SYMBOLE	DESIGNATION
	TABLÉAU ELECTRIQUE
	ENCASTRE DE SOL LED - INGROUND SHORT 180 REF: 06880 - ARCLUC ou Equivalent OU EQUIVALENT REPERE A
	PROJECTEUR LED 13W REF: 06880 - ARCLUC ou Equivalent OU EQUIVALENT REPERE B
	ENCASTRE DE SOL LED 800 - INGROUND SHORT 180 REF: 07720 - ARCLUC ou Equivalent OU EQUIVALENT REPERE C
	ENCASTRE DE SOL EXTERIEUR REF: Extérieur non modifié OU EQUIVALENT REPERE
	DETECTEUR DE MOUVEMENT 360°
	BOUTON POUSSOIR LUMINEUX
	PC 2P+T 16 A (Existant)
	PC double 2P+T 16 A (Existant)
	BLOC D'EVACUATION 60m / 1h (Existant)
	BLOC ANTI-PANIQUE 360m / 1h (Existant)
	BLOC AUTONOME PORTATIF 100m / 1h
	CENTRALE D'ALARME INCENDIE TYPE 1
	DISPOSITIF SONORE NON AUTONOME
	DECLENCHEUR MANUEL
	AVERTISSEUR LUMINEUX AUTONOME D'ALARME INCENDIE
	DETECTEUR DE FUMEE
	DETECTEUR LINEAIRE
	COLONNE ACOUSTIQUE (BASE Et En Prestation supplémentaire Eventuelle)
	CAISSON DE BASSE
	BAIE SONO sur roulette

COMMUNE DE MIREBEAU
1, place de la République
86110 MIREBEAU

AMENAGEMENT
DE L'EGLISE DE SAINT ANDRE

IMPLANTATION SONORISATION

LOT N°: 6 - ELECTRICITE

	Mairie de Mirebeau 1, Rue de la République 86110 MIREBEAU	SONO01
	Frederique PAVANES Architecte Urbaine 1 Rue du PÉTACHON 86110 AMBERIEU	
	1 Rue des moulins Le Bois de Fermeau Saint Georges les Mabilignies 86130 JALUNY-CLAN	

Création du Projet
AUCUNE COTE NE SERA PRISE A L'ECHELLE SUR CE PLAN. LES ENTREPRISES SE REFERERONT AUX PLANS ARCHITECTE

EIFFAGE ENERGIE POITOU-CHARENTES
21 Boulevard 1-3 Rue des Entrepreneurs
BP 1027 - 86060 PORTERS CEDEX 9
TEL : 05 49 28 42 00 - FAX : 05 49 47 85 20

A 10/03/2015
Date: 10/03/2015
Echelle: 1/50
Etabli par: A.P.
Dessiné par: A.P.